


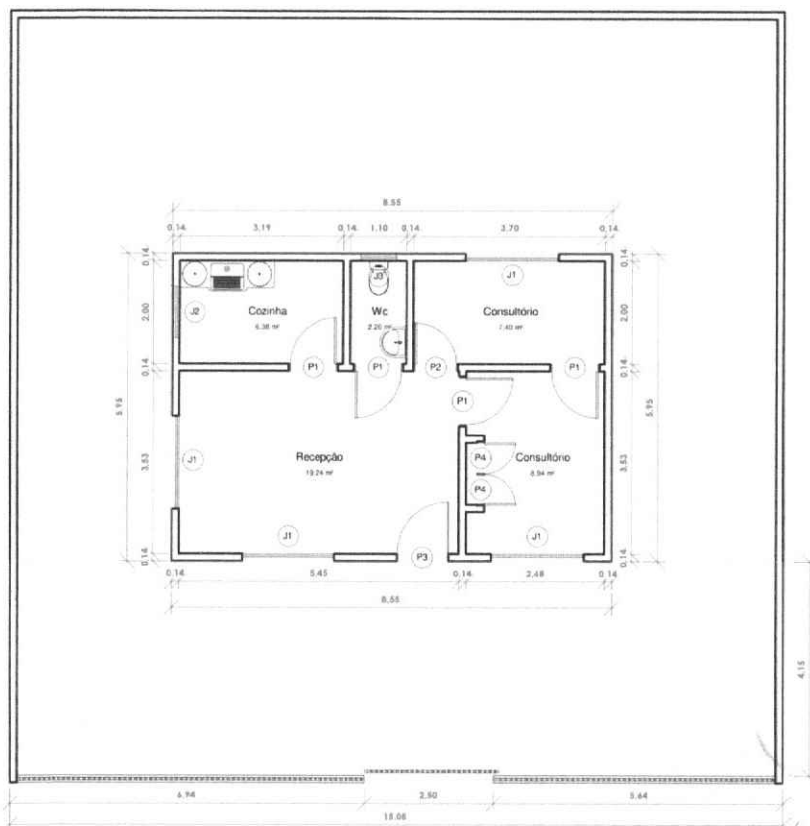

QUADRO DE PORTAS

CÓD	QT	COMPRIMENTO	ALTURA	DESCRIÇÃO
P1	4	0,90	2,10	PORTA DE ALUMÍNIO NA COR BRANCA
P2	1	0,80	2,10	PORTA DE ALUMÍNIO NA COR BRANCA
P3	1	1,00	2,10	PORTA DE VIDRO TEMPERADO TRANSLÚCIDO 10MM
P4	2	0,60	2,10	PORTA PARANÁ NA COR BRANCA

QUADRO DE JANELAS

CÓD	QT	COMPRIMENTO	ALTURA	DESCRIÇÃO
J1	4	1,80	1,20	JANELA DE VIDRO TEMPERADO 8MM 4 FOLHAS
J2	1	1,00	0,50	BASCULANTE DE VIDRO TEMPERADO 8MM
J3	1	0,70	0,60	BASCULANTE DE VIDRO TEMPERADO 8MM

TABELA DE AMBIENTES

Nº	NOME	PAVIMENTO	ÁREA	PERÍMETRO
1	Consultório	Demolição	7,40 m²	11,40 m
2	Consultório	Demolição	8,94 m²	13,12 m
3	Recepção	Demolição	19,24 m²	17,96 m
4	Cozinha	Demolição	6,38 m²	10,38 m
5	Wc	Demolição	2,20 m²	6,20 m
5			44,16 m²	59,06 m

1 Planta Baixa
ESCALA 1 : 100



Higo Martins - Arquiteto Urbanista
Especialista em Arquitetura Hospitalar
E ESCOLA DE PLANO 1501-1
Portaria nº 02/2025
Croata-CE

Descrição da Prancha:

Número da Folha:

001/004


Título do Projeto e RRT:

PROJETO DE REFORMA DO POSTO DE
ATENDIMENTO DA LOCALIDADE DE
SÃO FRANCISCO

Secretaria de
Infraestrutura



CROATÁ
PREFEITURA

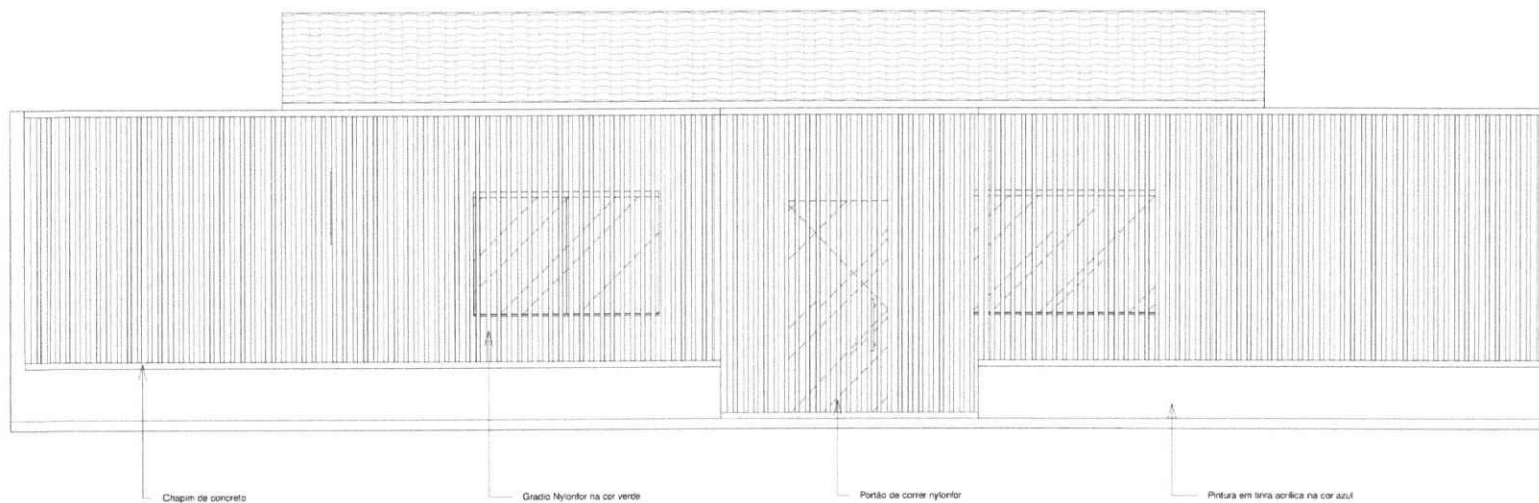

1 **Fachada**
ESCALA 1:50

Projeto de Arquitetura
Sua Rua, 100 - São Francisco
Portaria Nº 002/004 de 2025
Croatá-CE

Higo Mattos de Araújo Bruno
ARQUITETO E URBANISTA
ESPECIALISTAS EM ARQUITETURA HOSPITALAR
E ESCOLAR - CAU 14162801-1



Descrição da Prancha:

Número da Folha:

002/004


Título do Projeto e RRT:

PROJETO DE REFORMA DO POSTO DE
ATENDIMENTO DA LOCALIDADE DE
SÃO FRANCISCO

Secretaria de
Infraestrutura



CROATÁ
PREFEITURA

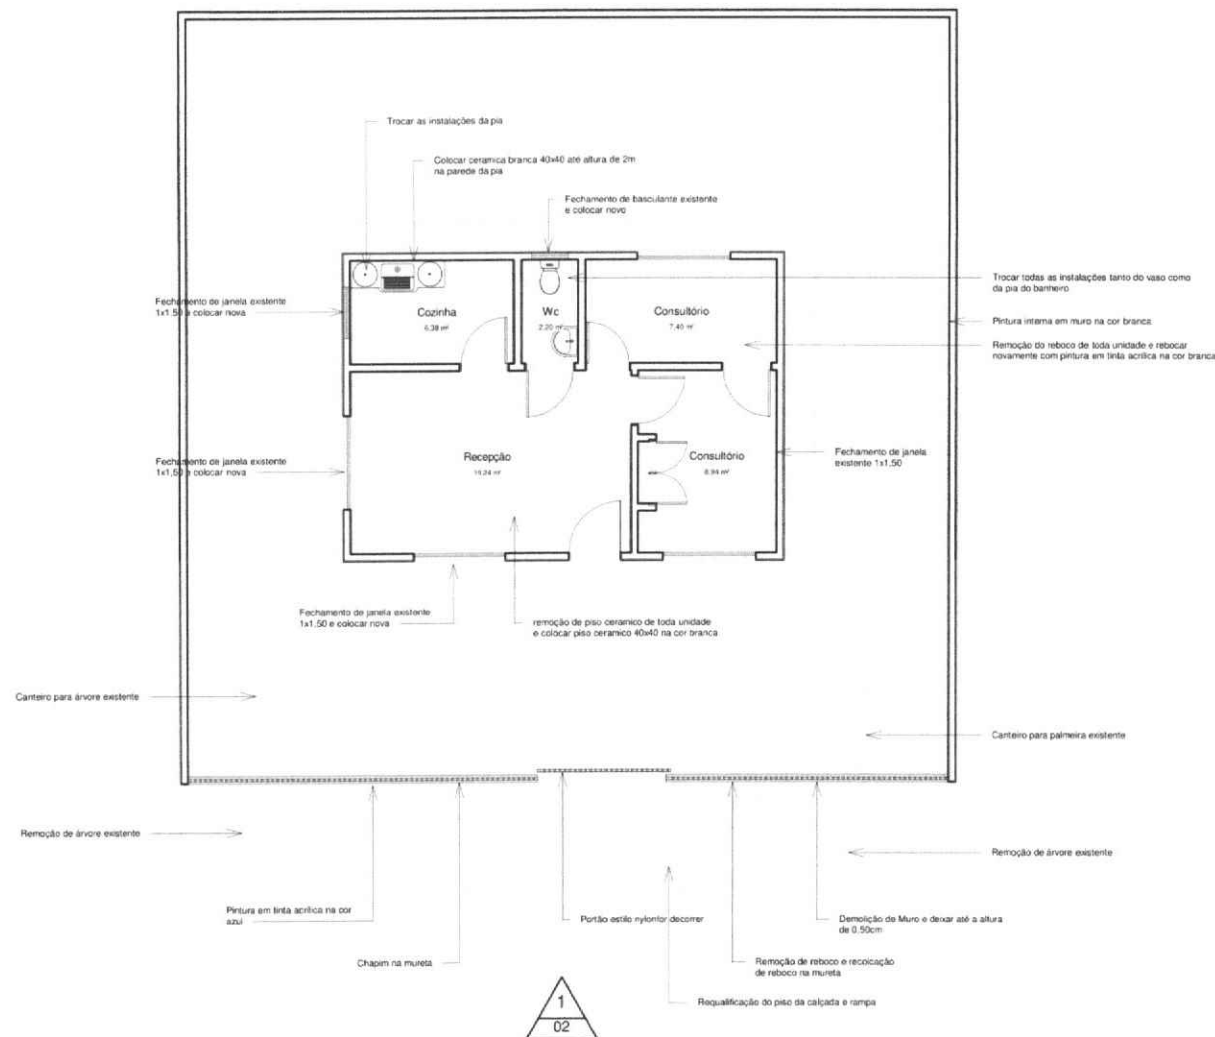

1 Planta de Especificações
ESCALA 1 : 100



Descrição da Prancha:

Número da Folha:

003/004


Título do Projeto e RRT:

PROJETO DE REFORMA DO POSTO DE ATENDIMENTO DA LOCALIDADE DE SÃO FRANCISCO

Secretaria de Infraestrutura



CROATÁ
PREFEITURA

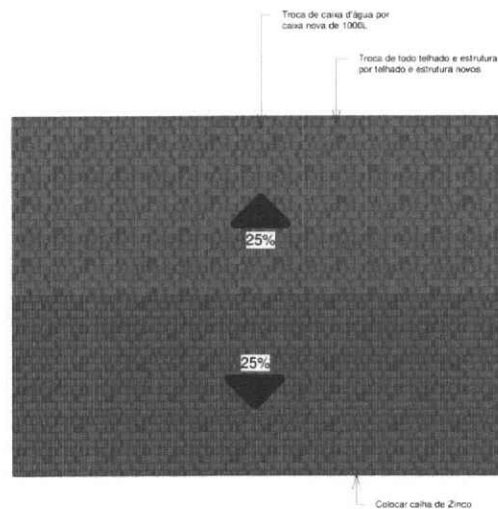

1 Cobertura
ESCALA 1 : 100

Atestado de Aprovação
Secretaria de Infraestrutura
Portaria nº 100/2023
Croatá-CE

Atestado de Aprovação
ARQUITETO E URBANISTA
ESPECIALISTA EM ARQUITETURA HOSPITALAR
E ESPECIALISTA EM PLANEJAMENTO URBANO
Nº 162801-1



Descrição da Prancha:

Número da Folha:

004/004

Título do Projeto e RRT:

PROJETO DE REFORMA DO POSTO DE
ATENDIMENTO DA LOCALIDADE DE
SÃO FRANCISCO

Secretaria de
Infraestrutura



CROATÁ
PREFEITURA